


PIANO PRIMO - SCALA 1:100

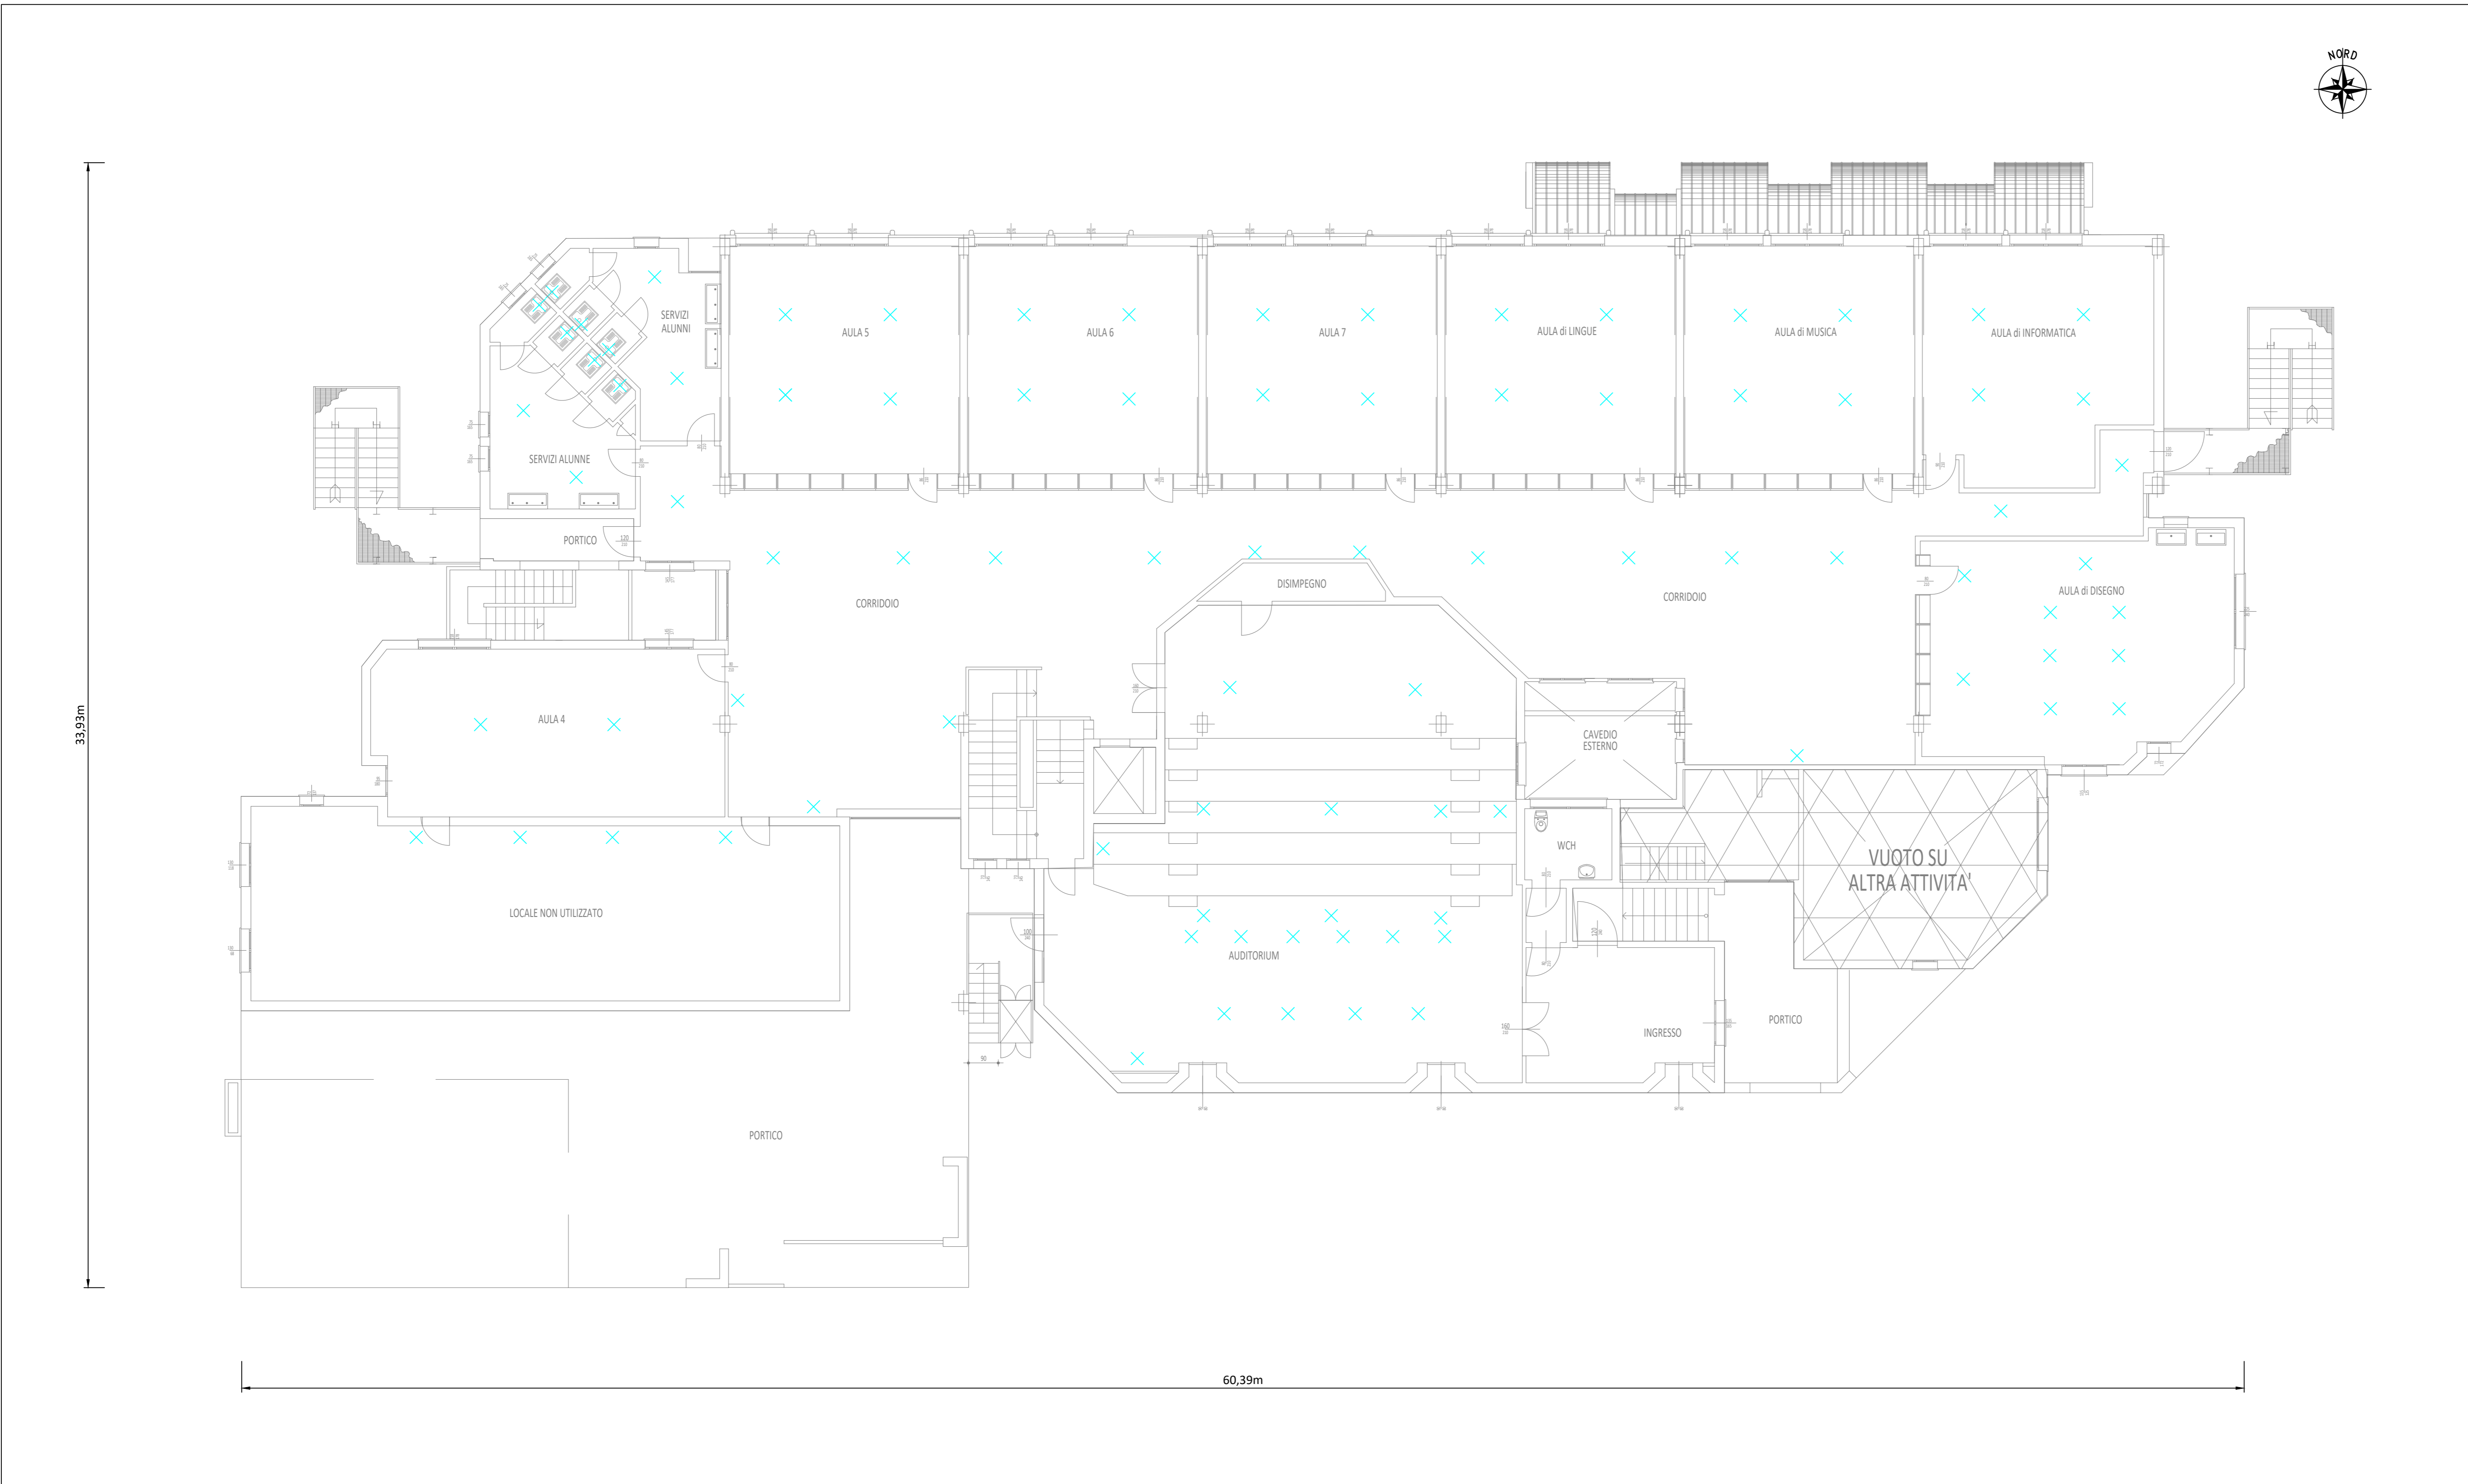

LEGENDA SIMBOLI	
Simbolo	Descrizione
X	Apparecchio illuminante esistente da eliminare

FASE	REV.	DESCRIZIONE REVISIONE	T1	G.B.	R.G.	08/2022
E	RO	Emissione				
			DIS.	CONT.	APPR.	DATA

Finanziato dall'Unione europea
NextGenerationEU

Area Lavori Pubblici

Oggetto: LAVORI DI RIQUALIFICAZIONE ENERGETICA DELL'IMPIANTO ELETTRICO DELLA SCUOLA SECONDARIA DANTE ALIGHIERI, PNRR MISSIONE 2, COMPONENTE C4, INVESTIMENTO 2.2 ALL'INTERNO DELLA QUALE SONO CONFLUITE LE LINEE DI INTERVENTO DI CUI ALL'ART. 1, COMMI 29 E SS. DELLA LEGGE N.160/2019

CUP J74D22001110006

**Progetto
Definitivo Esecutivo**

CODICE C.U.P. : J74D22001110006

STATO DI FATTO APPARECCHI ILLUMINANTI PIANO PRIMO

IL PROGETTISTA
Per. Ind. Raffaele Garutti

IL RESPONSABILE DEL PROCEDIMENTO
Geom. Lorenzo Guagliumi

Elaborato n. **E04**