


PIANO TERRA - SCALA 1:100

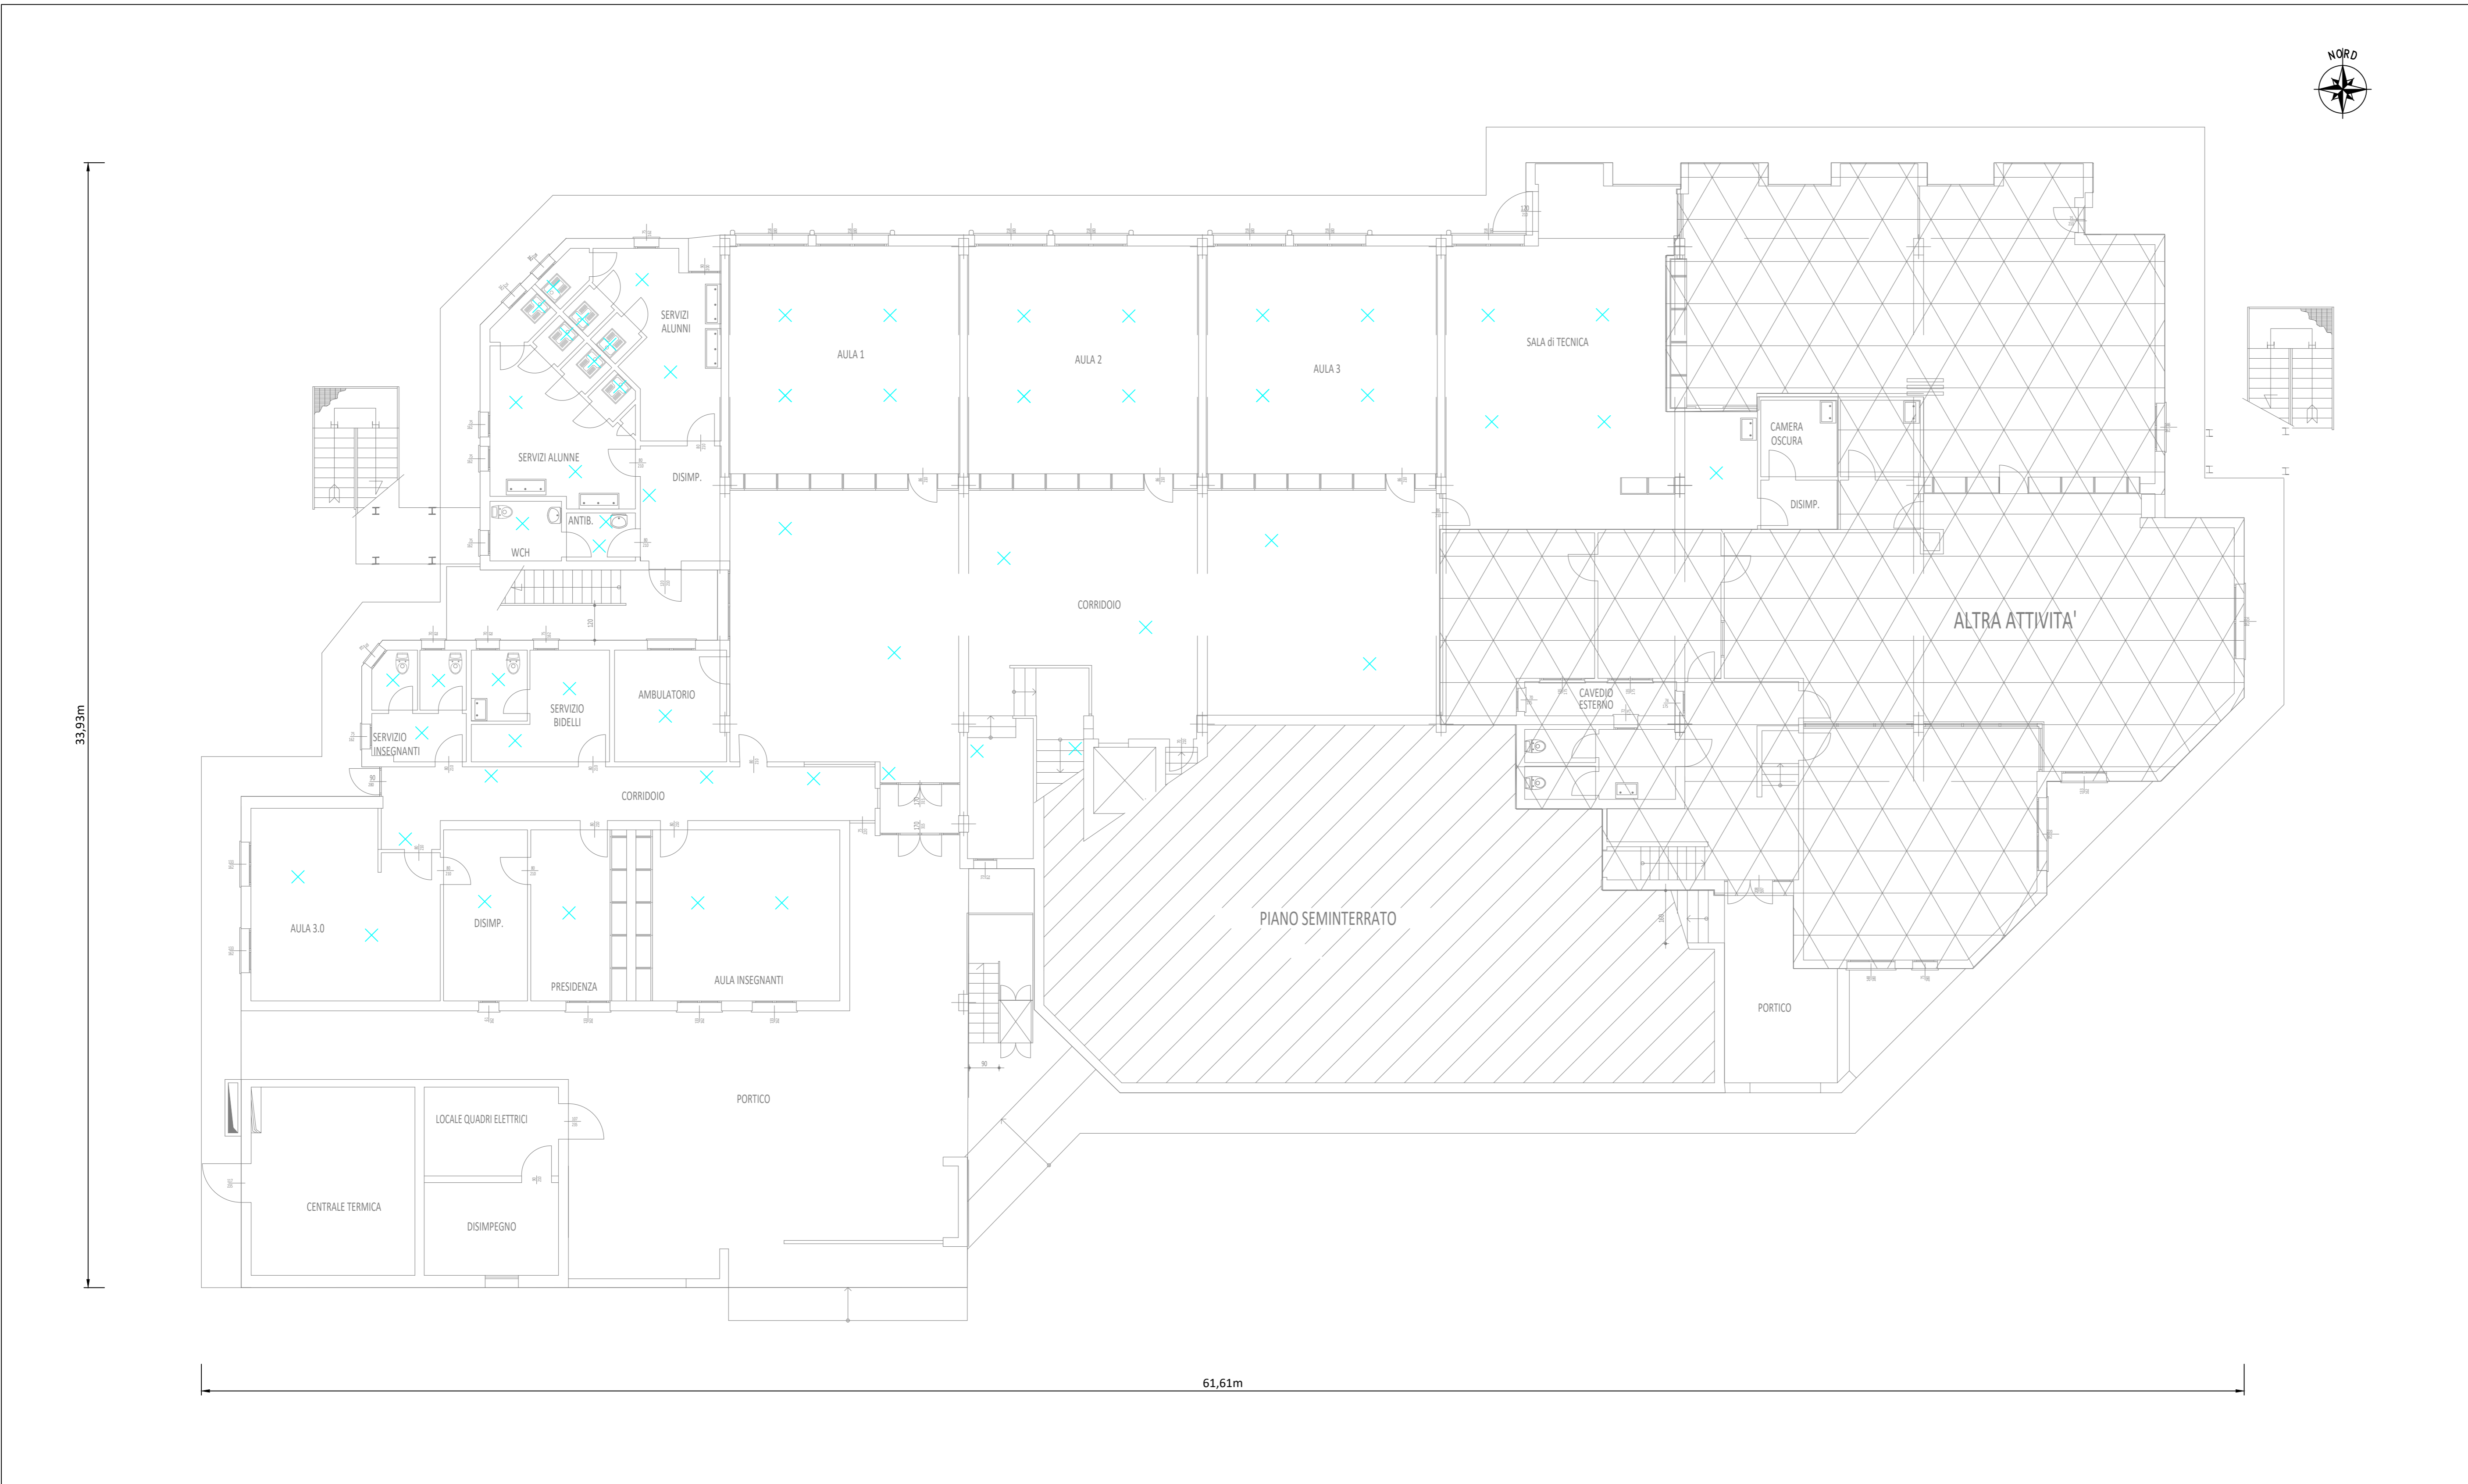

LEGENDA SIMBOLI	
Simbolo	Descrizione
X	Apparecchio illuminante esistente da eliminare

FASE	REV.	DESCRIZIONE REVISIONE	DIS.	CONT.	APPR.	DATA
E	RO	Emissione	T1	G.B.	R.G.	08/2022



Area Lavori Pubblici

Oggetto: **LAVORI DI RIQUALIFICAZIONE ENERGETICA DELL'IMPIANTO ELETTRICO DELLA SCUOLA SECONDARIA DANTE ALIGHIERI, PNRR MISSIONE 2, COMPONENTE C4, INVESTIMENTO 2.2 ALL'INTERNO DELLA QUALE SONO CONFLUITE LE LINEE DI INTERVENTO DI CUI ALL'ART. 1, COMMI 29 E SS. DELLA LEGGE N.160/2019**

CUP J74D22001110006

Progetto Definitivo Esecutivo

CODICE C.U.P. : J74D22001110006

STATO DI FATTO APPARECCHI ILLUMINANTI PIANO TERRA

IL PROGETTISTA
Per. Ind. Raffaele Garutti

IL RESPONSABILE DEL PROCEDIMENTO
Geom. Lorenzo Guagliumi

Elaborato n. **E03**

Seguito al foglio n. 100/2022 del 22/09/2022
 Protocollo n. 200/2022 del 22/09/2022
 Firmatario: Raffaele Garutti